


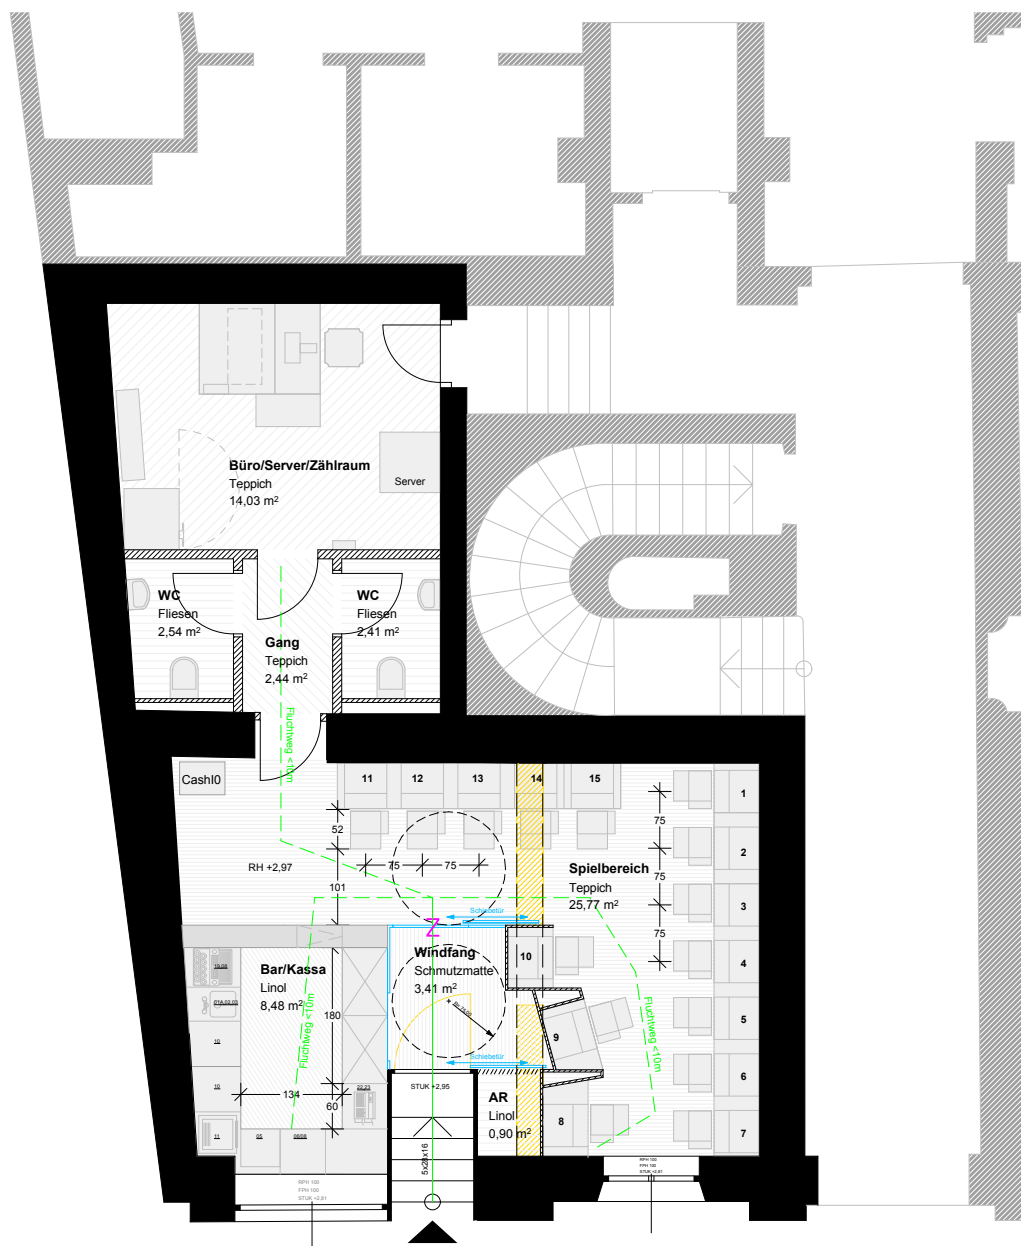

- 01A.02.03 Normbecken Niro
Müllkipper
Untertischspeicher 5L
- 05 Gläserspüler
- 06/08 Geschirrspülmittelbehälter
Ablageschrank mit Drehtüre
- 19.08 Kaffeeautomat
Ablageschrank
- 10 Schubelement mit 3 Laden
(gekühlt, für Softdrinks, Bier)
- 11 Regenerierofen
- 22.23 Kassa, Schubelement mit 4 Laden

LINZ URFAHR

0 1m 3m 5m 10m

ENTWURF
WINWIN Linz
GRUNDRISS VAR.1

VORABZUG

MASSSTAB: 1:100	DATUM: 01.07.2014	PLANNR: 01
--------------------	----------------------	---------------